


Profil podłużny

skala 1:50/500

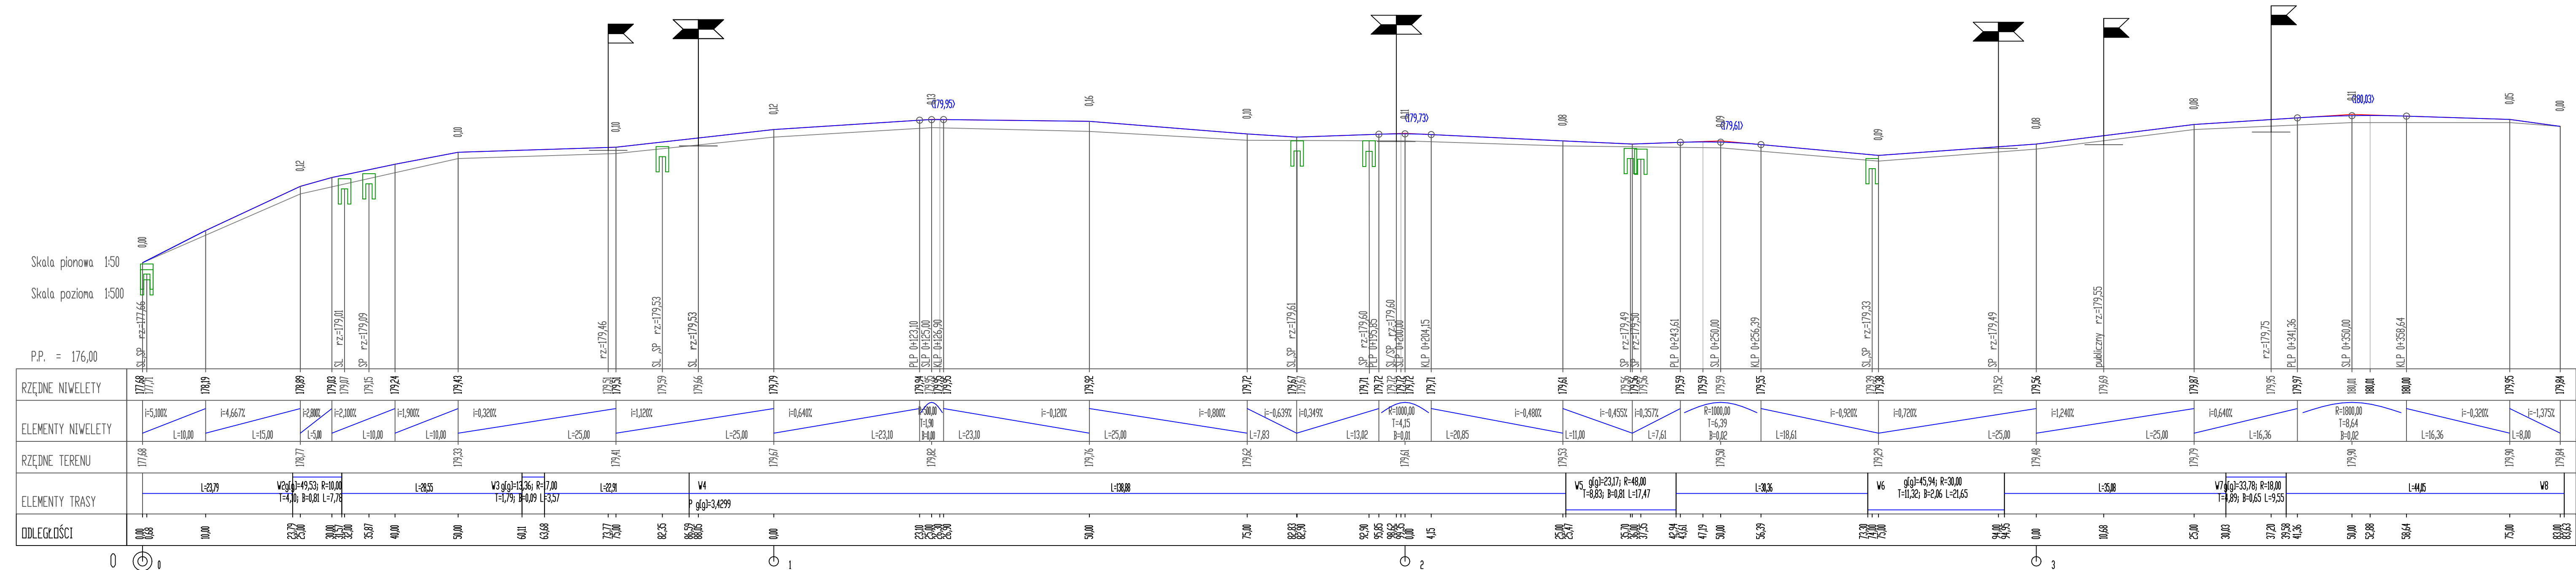

Reper odniesienia -studnia teletechniczna km 0+383,00 rzędna 180,28

ARRIGA Usługi Inżynierskie			
Gmina łączna pl Kościuszki 5, 21-010 łączna			
Faza opracowania:			
Projekt Wykonawczy			
Tytuł rysunku:			Nr rysunku:
Profil podłużny			DR-04
Przebudowa dr gm 105258L ulicy Wiklinowej m. łączna			Skala:
			1:50/500
Nazwisko:	Nr uprawnień:	Podpis:	Data:
Projektant	L.Mazurek	LUB/0305/PBD/17	11.2020r.